

Příloha k úř. ř. č. MěÚT/66049/2010/ŠŘa ÚP/Vi

MĚSTSKÝ ÚŘAD TRINEC
 odbor stavebního úřadu
 a územního plánování

ke dne 31.1.2011

117
1



- ČOV
- splašková kanalizace
- vsakovací šachta pro odpadní vody
- ↗ ovlivněný proudový pruh

měřítko 1:1000

LEGENDA:


-  RODINNÝ DŮM
-  KRYTÉ STÁNÍ PRO OSOBNÍ AUTOMOBIL
-  ZPEVNĚNÉ PLOCHY VSTUPU A VJEZDU
-  HRANICE POZEMKU ČÍSLA PARCEL KATASTRU NEMOVITOSTI
-  OPLOČENÍ Z TAŽENÉHO PLETIVA MEZI SLOUPKY Z OC. TRUBEK - VÝŠKA 1500 mm
-  ŠTERKOVÁ VSAKOVACÍ JÍRNKA
-  STÁVAJÍCÍ ROZVÁDĚČ ELEKTROMĚROVÝ
-  VODOMĚRNÁ ŠACHTA
-  VSTUP
-  VJEZD PRO PARKOVÁNÍ OA
-  VYTYČOVACÍ BOD
-  VZTAŽNÝ VÝŠKOVÝ BOD
-  NOVÁ VODOVODNÍ PŘÍPOJKA - rPE DN32
-  NOVÁ KANALIZAČNÍ PŘÍPOJKA - PVC KG 150
-  NOVÁ EL.PŘÍPOJKA - CYKY SC x 10 mm²






29.10.2010


29,0 m

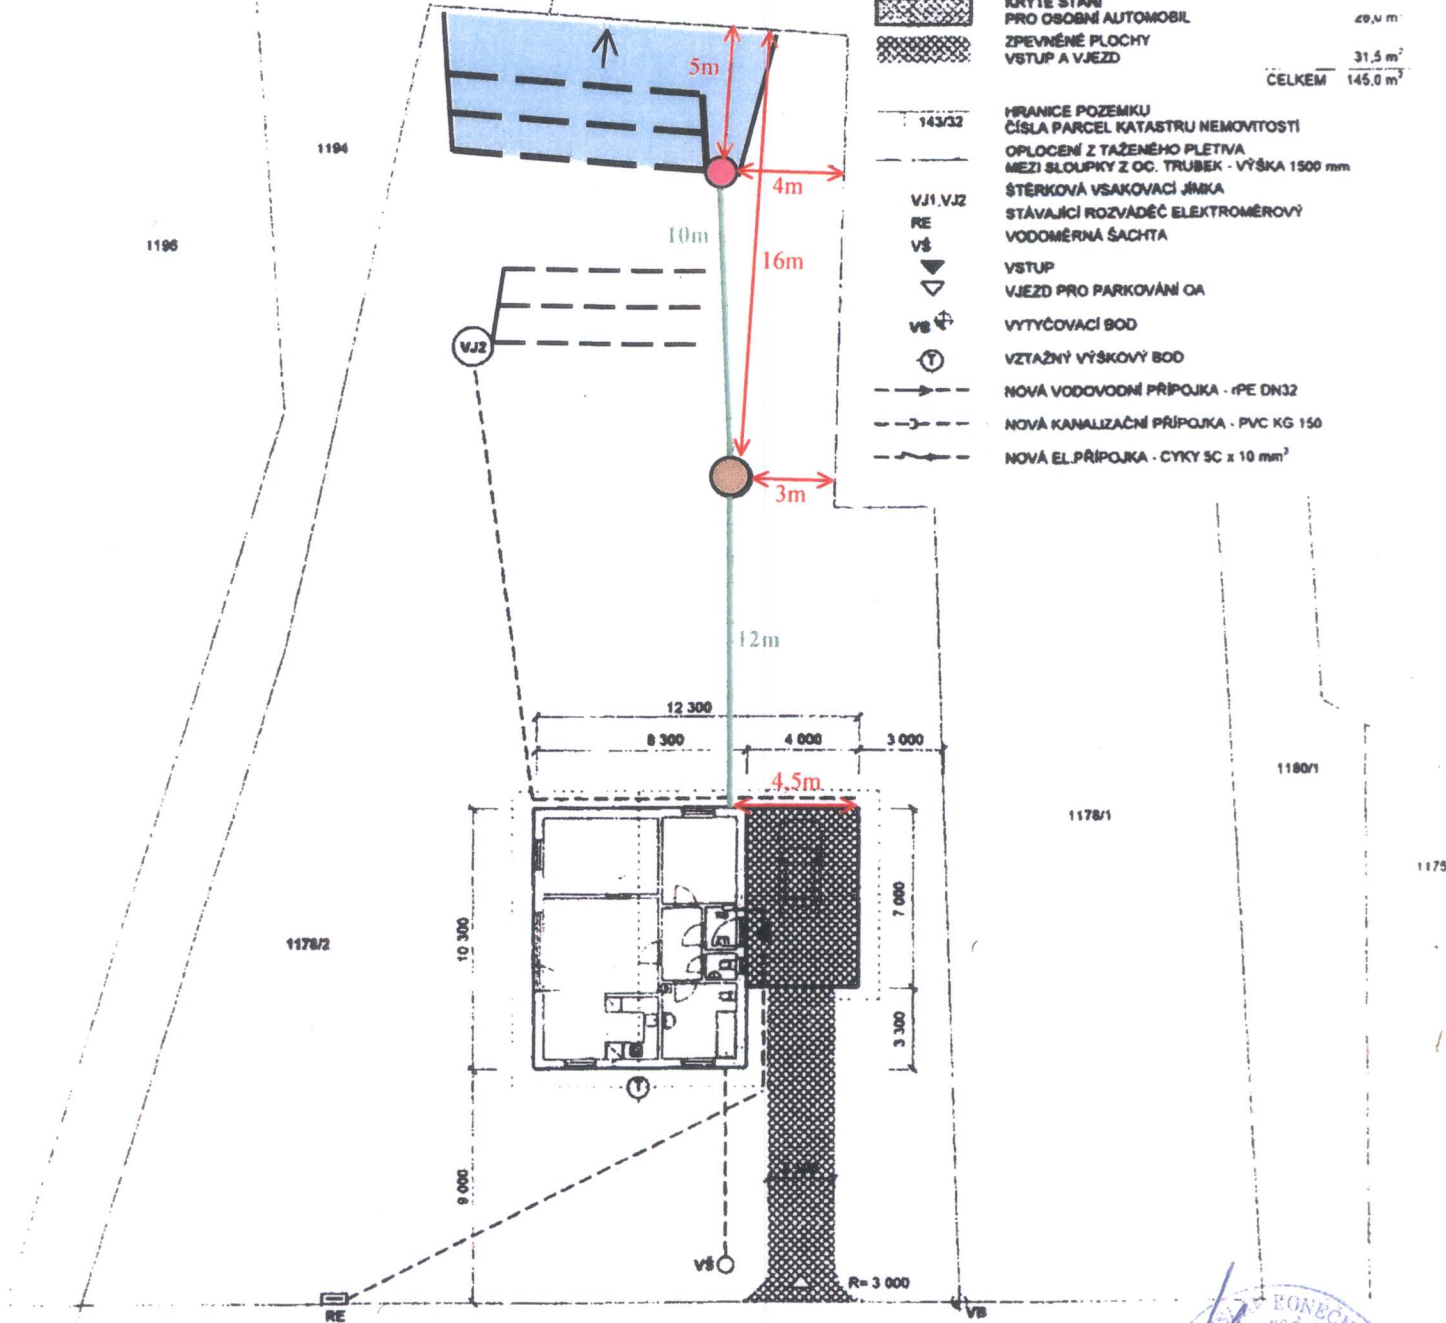31,5 m²

CELKEM 145,0 m²



-  ČOV
-  splašková kanalizace
-  vsakovací šachta pro odpadní vody
-  drény (3 x 10 m)
-  ovlivněný proudový pruh

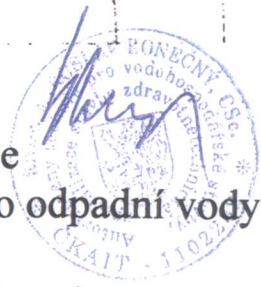

Priloha k ÚR zj. č. 166049/2010/ŠKA ÚP/Vi 117/11

MĚSTSKÝ ÚŘAD TRINEC
 odbor stavebního řízení
 a územního plánování

ke dne 31.1.2011

Zodp. projektant	Kreslil	ZEMPOIA - sdružení RNDr. Miroslav Konečný, CSc. 734 53 4102361K 6 136 tel. 731 067 034 731 025 871	
RNDr. Miroslav Konečný, CSc.	Ing. Michaela Kufová		
Investor: Petr Mitrenga Ropice č. 225 739 56 tel. 731 067 034			
Akce: Stavba čistírny odpadních vod v k.ú. Ropice	Formát	A 4	
Obsah: Situace	Datum	listopad 2010	
	Projekt stavby	ČOV	
	Měřítko 1:300	Čísl. výkresu 1	