



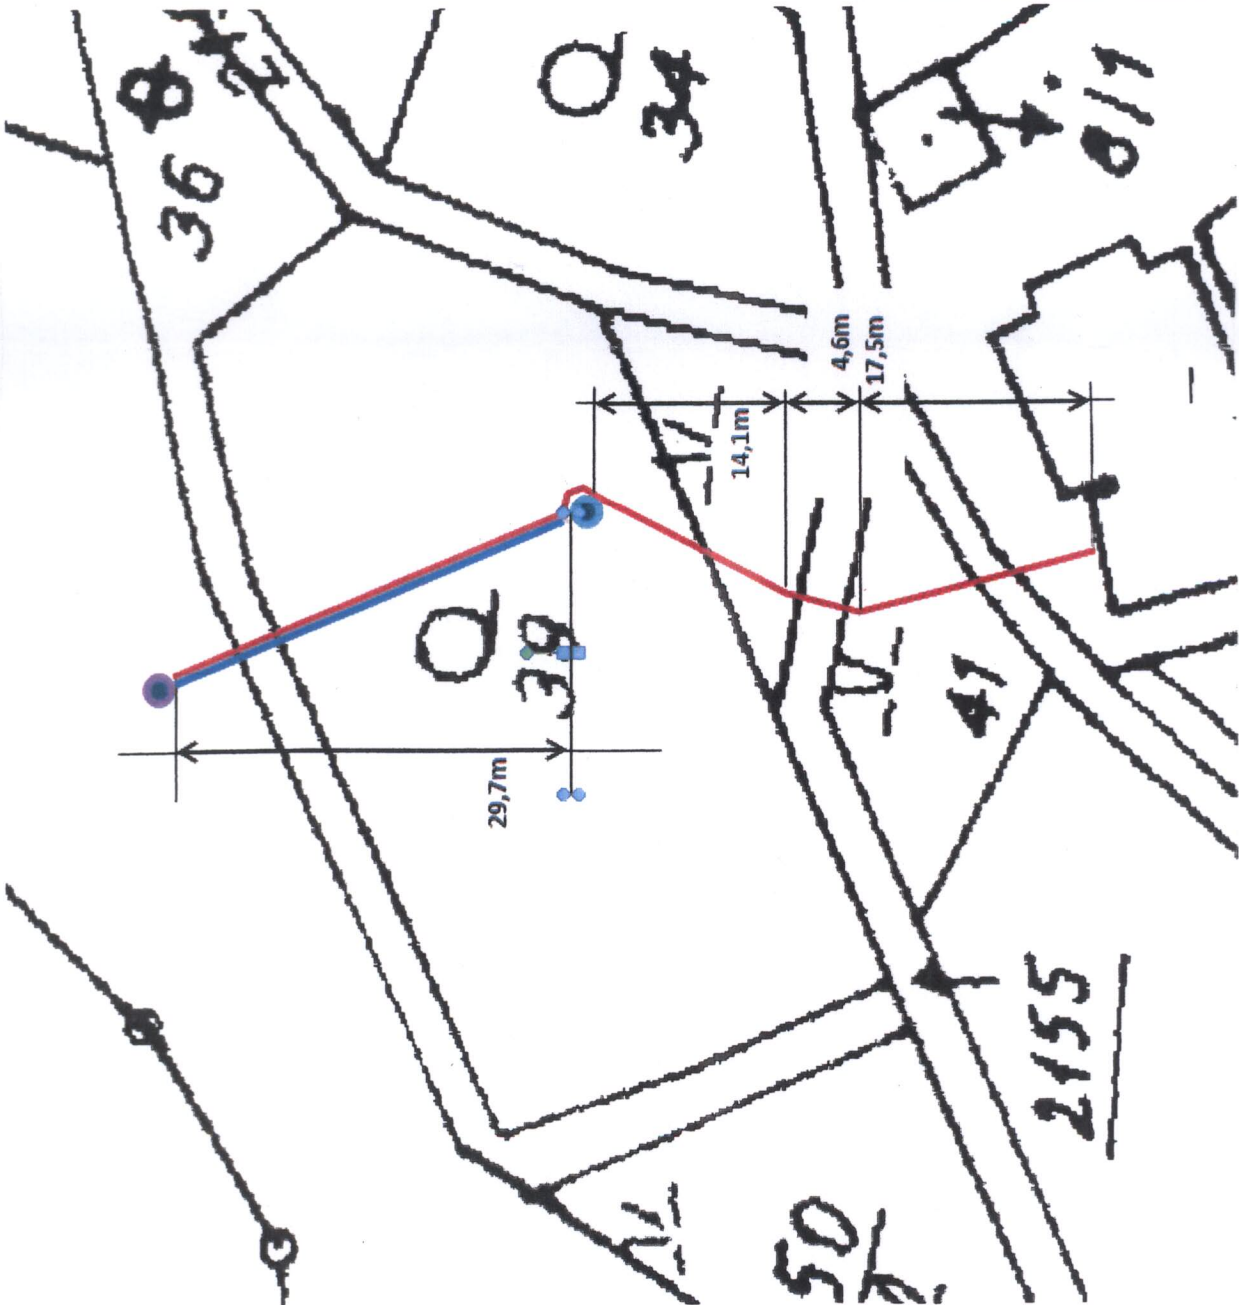


LEGENDA

-  Průzkumný vrt r. STUJANÁ
-  Původní studna
-  Přípojka vody (29,6m)
-  Přípojka elektriny (65,9m)



měřítko 1:500	KOORDINAČNÍ SITUACE	
	přípojka vody přípojka elektriny	
VYPRACOVAL: fa. Ing. Chodura Karel a Naděa 739 85 Bukovec 150	DOPLNĚNÍ DOKUMENTACE K ÚZEMNÍMU ŘÍZENÍ	
Provozovna: Padiých hrdinů 144, 736 01 Havířov-Zivotice,	Ing. CHODURA Karel + Naděa 739 85 Bukovec 150	
Zpracoval: Chodura Karel Tel.: 602 228 360	studijní a stavební kresla prováděna Padiých hrdinů 144 736 01 Havířov - Zivotice	

*Příloha k úz. rozhodnutí č.j. 32357/2011
ze dne 24.8.2011.*

MĚSTSKÝ ÚŘAD TŘINEC
odbor stavebního řádu
a územního plánování

Jan